

PŮDORYS KANALIZACE


ODBORNÉ UČEBNY V PODKROVÍ ZŠ TGM IVANČICE

ŘEZ KANALIZACE

ODBORNÉ UČEBNY V PODKROVÍ ZŠ TGM IVANČICE

STÁVAJÍCÍ SVISLÝ ODPAD VNITŘNÍ SPLAŠKOVÉ KANALIZACE
NOVĚ U PODLAHY 4.NP OPATŘENÝ ODOBOČKOU PRO UMÝVADLO ODBORNÉ UČEBNY
A ODVĚTRANÝ PŘES STŘECHU DO EXTERIÉRU VENTILAČNÍ HLAVICI PVC-VH125
(STÁVAJÍCÍ PŘÍVZDUŠNOVACÍ VENTIL-HLAVICI DEMONTOVAT)

S1

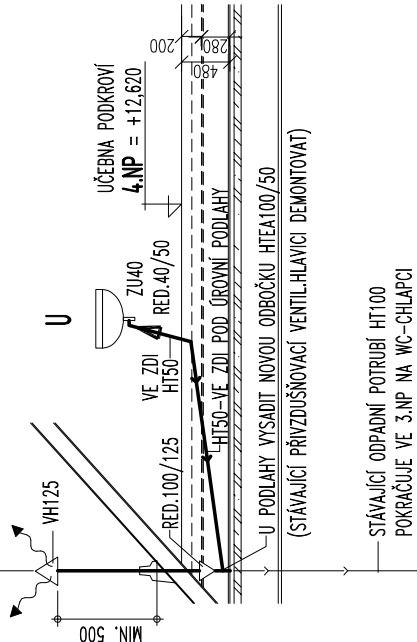


VZDÁLENOSTI UPEVNĚNACÍCH BODŮ PP-HT ODPADNÍCH TRUB :

DN PP-HT TRUB	32	40	50	70	100	125	150
VODOROVNĚ (M)	0,5	0,5	0,5	0,8	1,1	1,25	1,6
SVISLE (M)	1,0	1,2	1,5	2,0	2,0	2,0	2,0

POZNÁMKY :

- ZAŘÍZENÍ KANALIZACE A VODOVODU UZEMNIT-KOORDINOVAT S PROF-ELEKTRO
- FINÁLNÍ TYPY ZAŘÍZ-PŘEDMĚTU, BATERII A.J.ZAŘÍZENÍ ODSOULASIT ZÁSTUPCE INVESTORA ZHOTOVITELI PŘED JEJICH NÁKUPEM

 LEGENDA



S1

V1

U

P0

- STÁVAJÍCÍ SVISLÝ ODPAD VNITŘNÍ SPLAŠKOVÉ KANALIZACE
NOVĚ U PODLAHY OPATŘENÝ ODOBOČKOU PRO UMÝVADLO UČEBNY
A ODVĚTRANÝ VENTILAČNÍ HLAVICI NAD STŘECHOU DO EXTERIÉRU
- NOVÁ STOUPAČKA STUDENÉ PITNÉ VODY NÁPOJENÁ VE 3.NP
NA PŘÍVODNÍ POTRUBÍ S.V. SPLACH.NÁDRŽKY WC-CHLAPCI
- UMÝVADLO DITURVITOVÉ VČ.BEZTLAKÉ NÁSTĚN.BATERIE BE1845.A1
ZAPACHOVÉ UZÁVĚRKY-SIFONU A KERAM.-DITURVIT.KRYTU SIFONU
- PRŮTOKOVÝ BEZTLAKÝ EL. OHŘÍVÁK TEPLÉ VODY DZD PTO 1733
PŘÍKON OHŘ. TĚLESA P=5kW, 1 PE-N 230V/50Hz, EL.KRYTÍ IP25
PRO UMÝVADLO UČEBNY (0+M.-KOORDIN.prost.Vodovod + Elektro)

Vypracoval ING. MICHAL PETRŮJ	Zodp. projektant ING. MICHAL PETRŮJ	Objednal TOMÁŠ SÝKORA	Informační a projekční kancelář ING. MICHAL PETRŮJ CHLUBNOVA 1, 646 00 BRNO T./F./Z. 777 19 57 15, 541 21 55 71 e-mail : mipe@truj @ post.cz
Kreslil ING. HANA PETRŮJOVÁ			
Investor Město Ivančice, Palackého náměstí 196/6, 664 91 Ivančice	Revize R-00		
Alce VĚSTAVBA ODBORNÉ UČEBNY V PODKROVÍ ZŠ TGM IVANČICE	datum 09/2021		
Adresa ZŠ TGM Ivančice, Na Brněnce 1, 664 91 Ivančice	účel DSP+DPS		
Dokumentace D.14.a. - Technika prosředí staveb - Zdravotně technické instalace	č. zakázky 13. 2021		
Obsah přílohy PŮDORYS A ŘEZ KANALIZACE	stavební objekt SO 01		
	Měřítko 1 : 75	Č. přílohy D.14.a.3.	